


PŮDORYS 2. NP

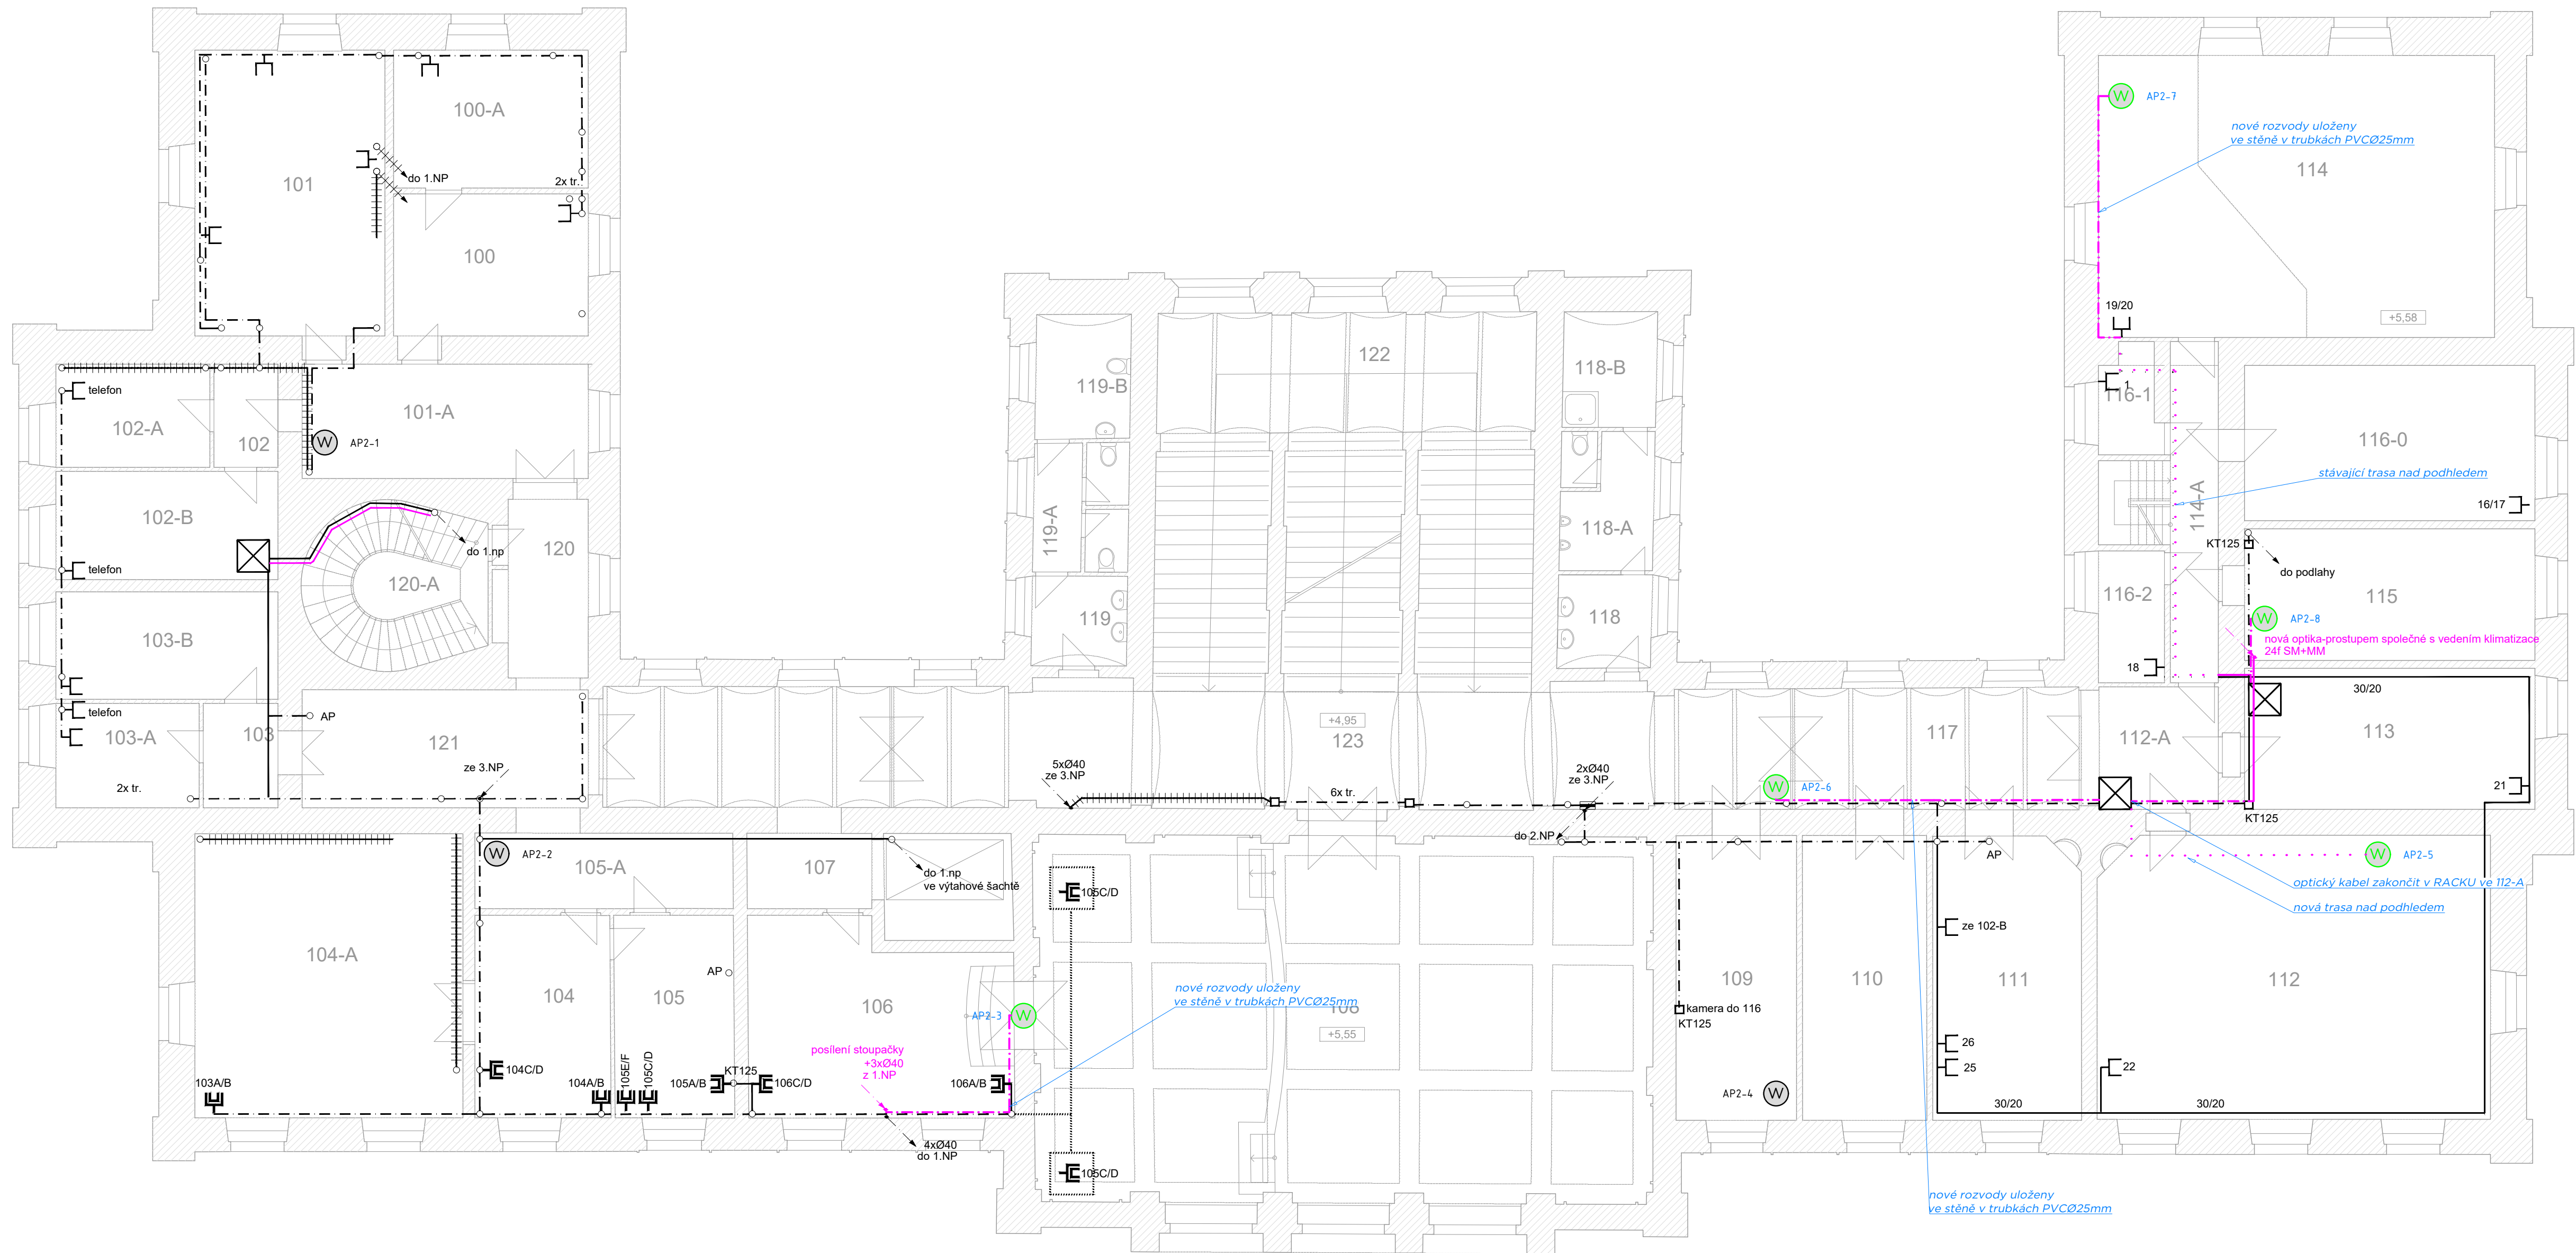

2. NP				
míst.	název místnosti	plocha	sv.v.m.	podlaha
100	sekretariát	17.39	457	koberec
100-A	tajemník HF	16.96	457	koberec
101	správa budov a majetku	34.43	457	koberec
101-A	předsíň, kuchyňka	20.66	457	diažba
102	předsíň	4.07	457	diažba
102-A	zahran. slyk	9.93	457	koberec
102-B	správce sítě	15.15	457	koberec
103	předsíň	4.51	457	koberec
103-A	kancelář ODD.	3.58	457	koberec
103-B	studijní ODD	14.93	457	koberec
104	sekretariát	17.18	457	koberec
104-A	řádkan HF	48.26	457	koberec
105	kancelář	15.35	457	koberec
105-A	předsíň	12.14	457	diažba
106	nástup do auly	30.79	457	koberec
107	předsíň	6.14	457	diažba
108	aula	138.56	457	parkety
109	šatna	21.52	457	koberec
110	učebna	21.66	457	koberec
111	učebna	26.36	457	koberec
112	učebna	70.28	457	parkety
112-A	chodba	8.70	457	diažba
113	kabina elektroakustických nástrojů	25.55	420	koberec
114	učebna	70.15	343	koberec
114-A	chodba	13.92	460	PVC
116	duchovní hudba	21.92	420	koberec
116-0	AVS režie	28.17	420	PVC
116-1	sklad	4.20	205	PVC
116-2	kancelář MİK, SLJ	4.60	214	koberec
116-3	schodiště	5.55	214	PVC
116-4	sklad	4.60	205	PVC
116-5	promítací kabina	24.80	205	PVC
117	chodba	19.47	475	diažba
118	předsíň WC - M	3.59	460	diažba
118-A	WC - M	8.83	460	diažba
118-B	šprcha M	6.48	460	diažba
119	předsíň WC - Z	3.59	460	diažba
119-A	WC - Z	7.68	460	diažba
119-B	WC - imobil	7.68	460	diažba
120	chodba	8.80	476	diažba
120-A	únik. schodiště	18.43	476	diažba
121	chodba	19.95	476	diažba
122	schodiště	89.79	476	teraso
123	chodba	69.17	476	diažba
PLOCHA PFS		372.95		
PLOCHA FSK		280.14		
PLOCHA ZFS		389.83		
PLOCHA FSTV		37.85		
PLOCHA CELKEM		1030.77		

LEGENDA :

STÁVAJÍCÍ KABELOVÁ ROZVODNICE/KO125/KO97

DR

DATOVÝ ROZVADĚČ STÁVAJÍCÍ/NOVÝ

DATOVÁ ZÁSUVKVA STÁVAJÍCÍ

VERTIKÁLNÍ KABELOVÁ TRASA

STÁVAJÍCÍ ROZVODY NA POVRCHU

STÁVAJÍCÍ ROZVODY V PODHLEDECH

STÁVAJÍCÍ ROZVODY POD OMÍTKOU

STÁVAJÍCÍ ROZVODY V PODLAŽE

STÁVAJÍCÍ TR. ROZVODY - NEPRŮCHODNĚ

NOVÉ ROZVODY NA POVRCHU

NOVÉ ROZVODY V PODHLEDECH

NOVÉ ROZVODY POD OMÍTKOU

NOVÉ ROZVODY V PODLAŽE

ACCESS POINT WIFI - NAVRŽENÝ

ACCESS POINT WIFI - STÁVAJÍCÍ

Poznámka :

- Vývody pro WIFI ukončeny v el. instalaci krabicí keystonem s krytkou.

- Vývody instalovány pod stropem.

- Rozvody vedeny v plastových trubkách, případně ve stávajících vládnacích lůžkách na povrchu.

ZODP. PROJEKTANT Ing. O. TICHÝ <i>S. Tichý</i>	VYPRACOVAL Ing. O. TICHÝ <i>S. Tichý</i>	KONTROLOVAL Ing. O. TICHÝ <i>S. Tichý</i>	<div><b>ondřej tichý, ing.</b> <small>projektování elektroinženýrské společnosti www.projekcetichy.cz</small></div>
Investor: JAMU, Beethovenova 650/2, 602 00 Brno			Místo stavby: Brno, JAMU-HF
Datum: 04/2018			Zak.č.: 10 A4
Brno – JAMU, HUDEBNÍ FAKULTA KOMENSKÉHO DOBUDOVÁNÍ WIFI SÍTĚ			Měřítko: 1:100
PŮDORYS 2.NP			Stupeň: DPPS
			Č. výkresu: 04
			Č. paré: