


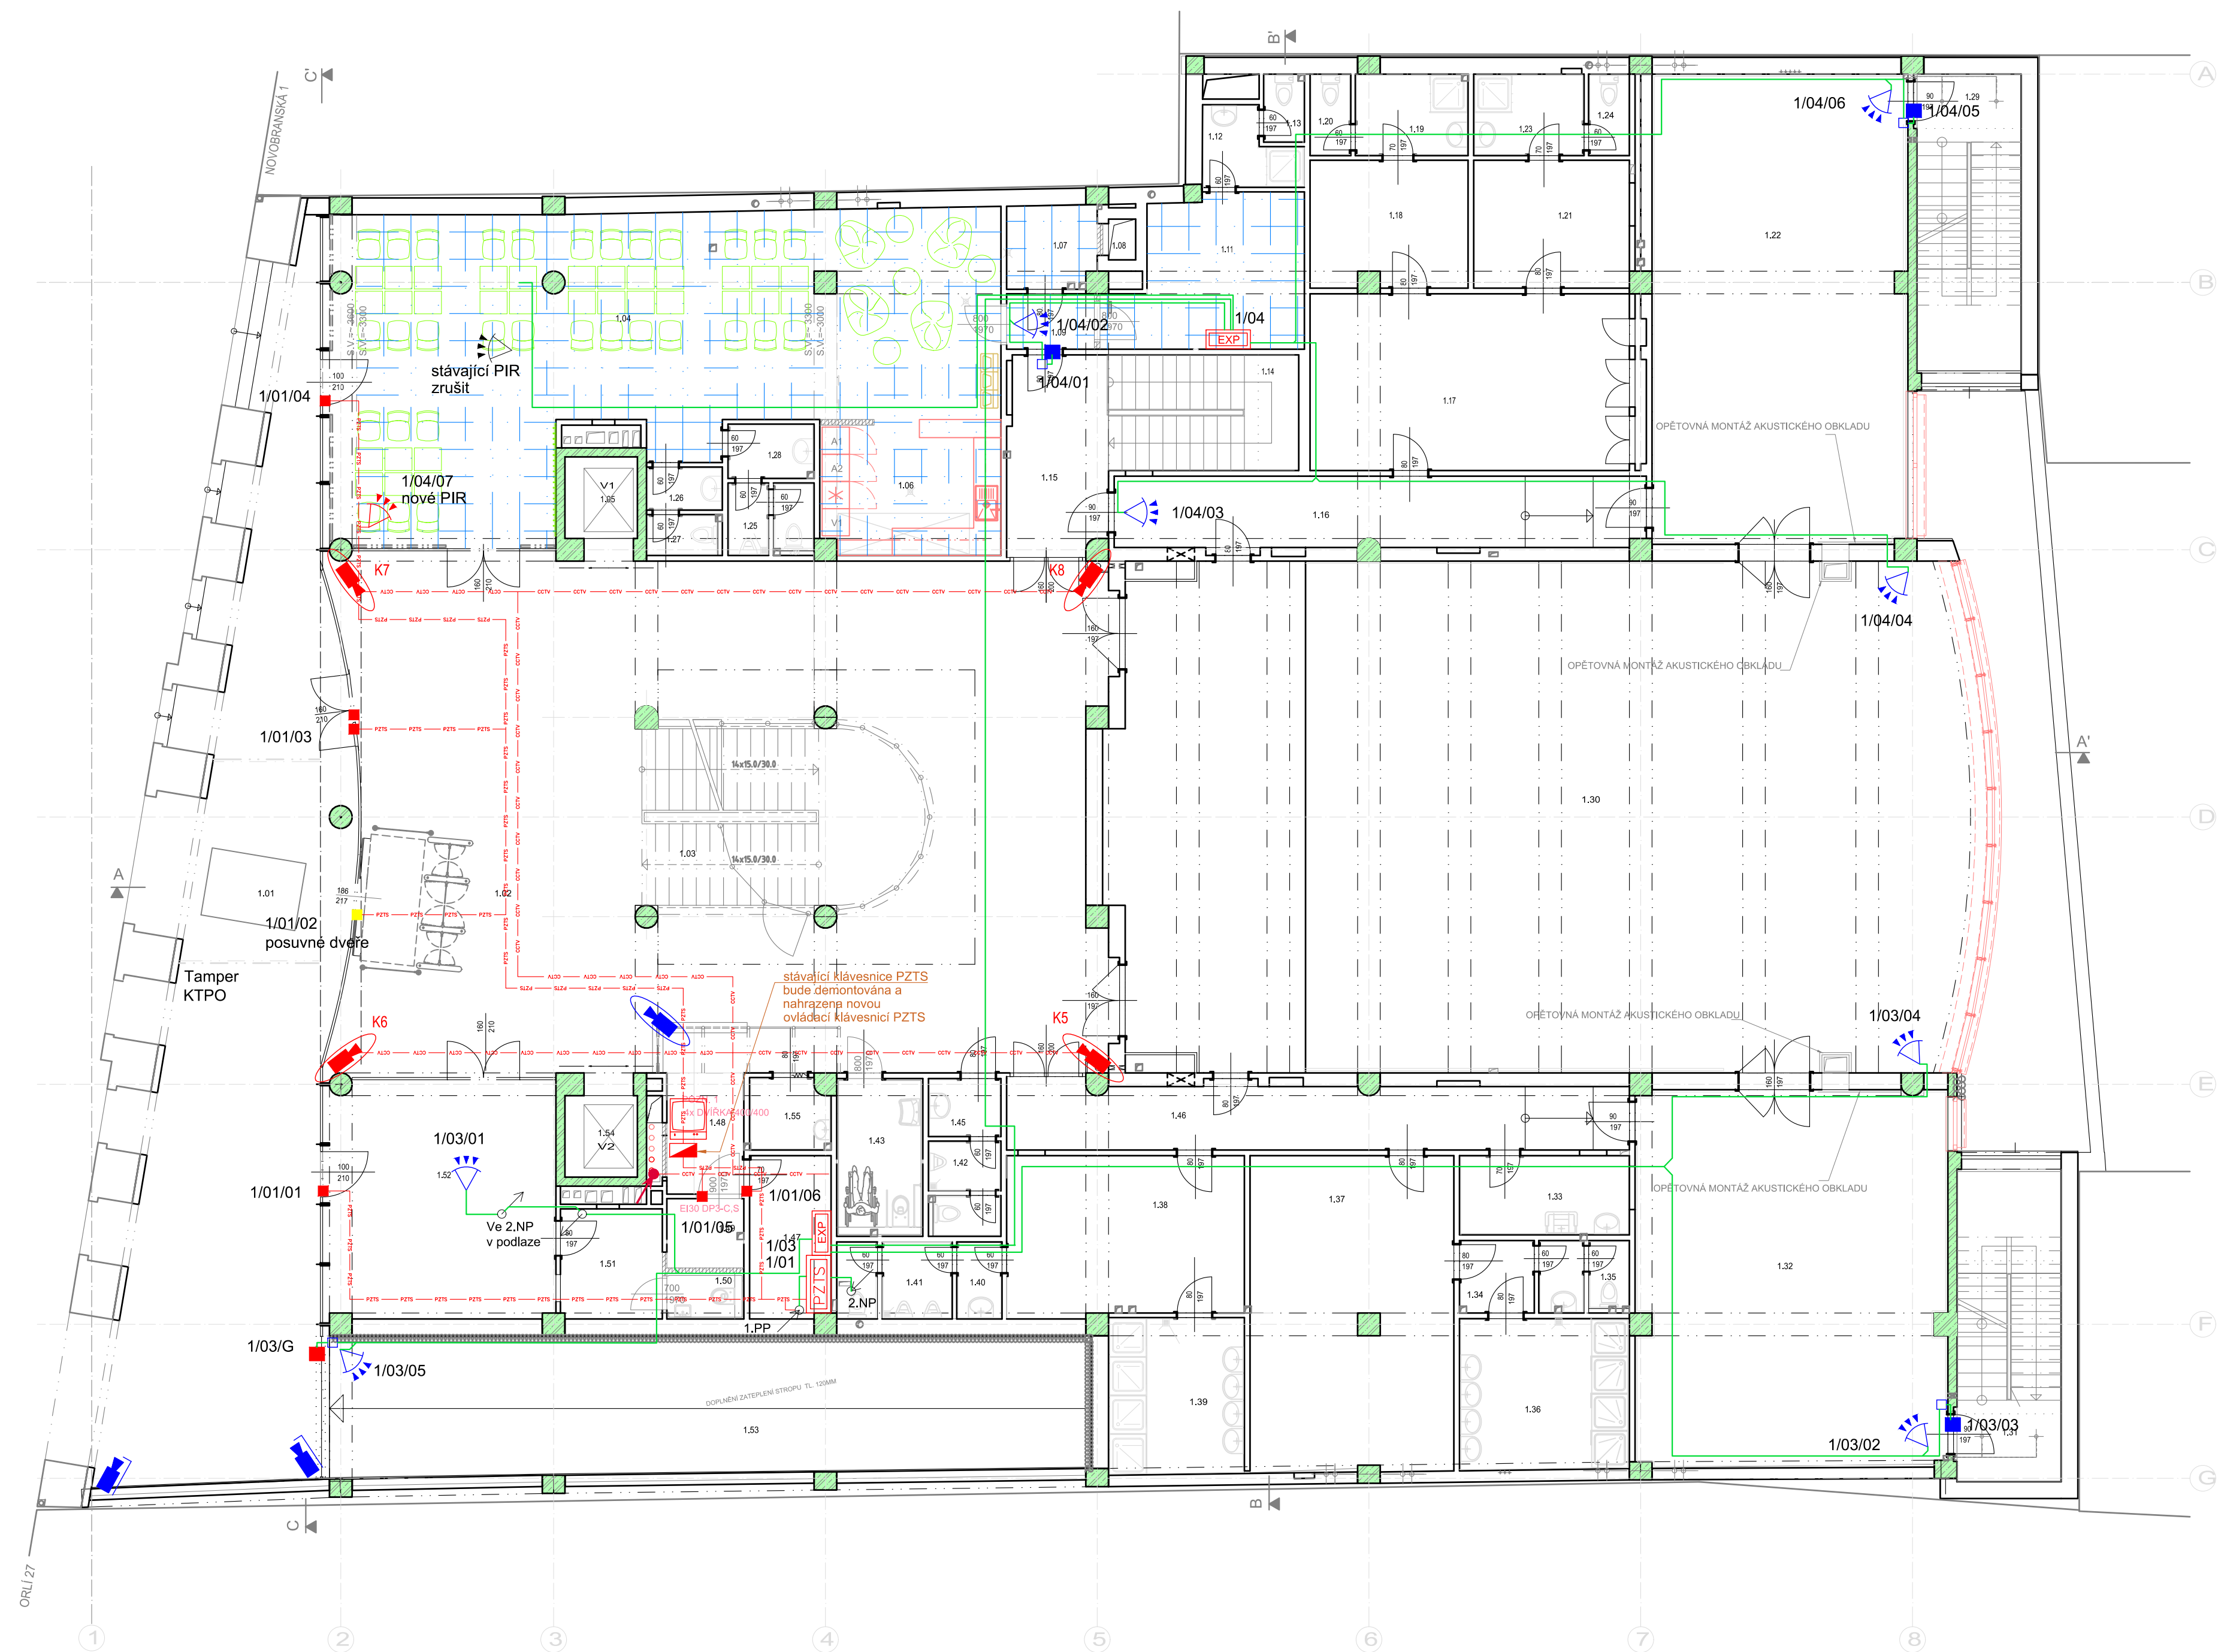


 












Míst.č.	Místnost	
1.01	VSTUPNÍ PROSTOR	
1.02	HALA	
1.03	SCHODIŠTĚ	
1.04	PŘEDNÁŠKOVÁ MÍSTNOST	
1.05	VÝTAHOVÁ ŠACHTA	
1.06	KUCHYŇKA	
1.07	ŠATNA	
1.08	INSTALAČNÍ ŠACHTA	
1.09	CHODBA	
1.10	neobsazeno	
1.11	ŠATNA	
1.12	UMYVÁRNA	
1.13	WC	
1.14	SCHODIŠTĚ	
1.15	CHODBA	
1.16	CHODBA	
1.17		
1.18	ŠATNA	
1.19	UMYVÁRNA	
1.20	WC	
1.21	ŠATNA	
1.22	MALÁ UČEBNA - STUDIO	
1.23	UMYVÁRNA	
1.24	WC	
1.25	WC MUŽI	
1.26	PŘEDSÍŇ WC	
1.27	WC ŽENY	
1.28	PŘEDSÍŇ WC	
1.29	SCHODIŠTĚ	
1.30	VELKÁ MUŽIKALOVÁ UČEBNA	
1.31	SCHODIŠTĚ	
1.32	MALÁ UČEBNA - STUDIO	
1.33	ÚKLID	
1.34	PŘEDSÍŇ WC	
1.35	WC	
1.36	UMYVÁRNA	
1.37	ŠATNA ŽENY	
1.38	ŠATNA MUŽI	
1.39	UMYVÁRNA	
1.40	PŘEDSÍŇ WC	
1.41	WC	
1.42	WC MUŽI	
1.43	WC IMOBILNÍ	
1.44	NEOBSAZENO	
1.45	PŘEDSÍŇ WC	
1.46	CHODBA	
1.47	VELIN	
1.48	VRÁTNICE	
1.49	TECHNICKÁ MÍSTNOST	
1.50	WC	
1.51	SKLAD	
1.52	INFORMAČNÍ CENTRUM	
1.53	RAMPA	
1.54	VÝTAHOVÁ ŠACHTA	
1.55	VRÁTNICE - ŽÁZEMÍ	




	ústředna PZTS
	ovládací klávesnice
	prostorový detektor pohybu PIP antimasking
	magnetický kontakt dveře



-  venkovní kamera, IP56, (na stěně)
-  vnitřní kamera (na stěně)
-  monitorovací pracoviště CCTV (klient CCTV)

-  stávající technika
-  nová technika a nová kabeláž
-  stávající kabeláž která zůstane zachována, připojena do nových modulů EXP
-  stávající kabeláž linky a napájení PZTS měněná za novou

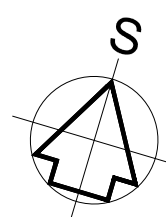— PZTS —	kabeláž PZTS
— OCT —	kabeláž CCTV
	prostup do dalšího podlaží
	vedení v tr. pod omítkou / ve stěně
	vedení v tr. stropem
	vedení v tr. v podlaže
	vedení na povrchu
	významná změna výšky rozvodů



REVIZE:	POPIS ZMĚNY:	DATUM:	VYPRACOVAL:

AKCE: STAVEBNÍ ÚPRAVY A MODERNIZACE IVUC ASTORKA, NOVOBRANSKÁ 691/3, BRNO		STUPEŇ PD: DPS - DOKUMENTACE PRO PROVÁDĚNÍ STAVBY	
OBJEKT: SO 01 - ASTORKA		PROFESE: D.1.4.h1 SLABOPROUD	
INVESTOR A OBJEDNATEL: Jiráskova akademie muzických umění v Brně Besethova 692/2, 692 15 Brno	ZAKÁZKOVÉ ČÍSLO: 20514011-4	AUTORIZACE:	
MÍSTO STAVBY: pozemek parc. č. 257 k.ú. 610003 Město Brno	DATUM: 09/2022		
GENERÁLNÍ PROJEKTANT:  INTAR a.s. Betrúsova 61117a, 602 00 Brno tel.: +20 543 422 211 www.intar.cz, info@intar.cz	FORMÁT: 8 x A4		
HLAVNÍ INŽENÝR PROJEKTU: ING. ARCH. B. LANCMAN, blancman@intar.cz	KOPIE:		
HLAVNÍ ARCHITEKT PROJEKTU: ING. ARCH. B. LANCMAN, blancman@intar.cz	MĚŘÍTKO: 1:100		
ZHOTOVITEL ČÁSTI:  INTAR a.s. Betrúsova 61117a, 602 00 Brno tel.: +20 543 422 211 www.intar.cz, info@intar.cz	VÝKRES:	PŮDORYS 1.NP PZTS a CCTV	
ODPOVĚDNÝ PROJEKTANT: ING. MARTIN MĚCÁ, mmeca@intar.cz	EVIDENČNÍ ČÍSLO:	ČÍSLO VÝKRESU	REVIZE:
VYPRACOVAL: ING. MARTIN MĚCÁ, mmeca@intar.cz	20514011-4/D14h1/02	21	