


PŮDORYS 1. NP

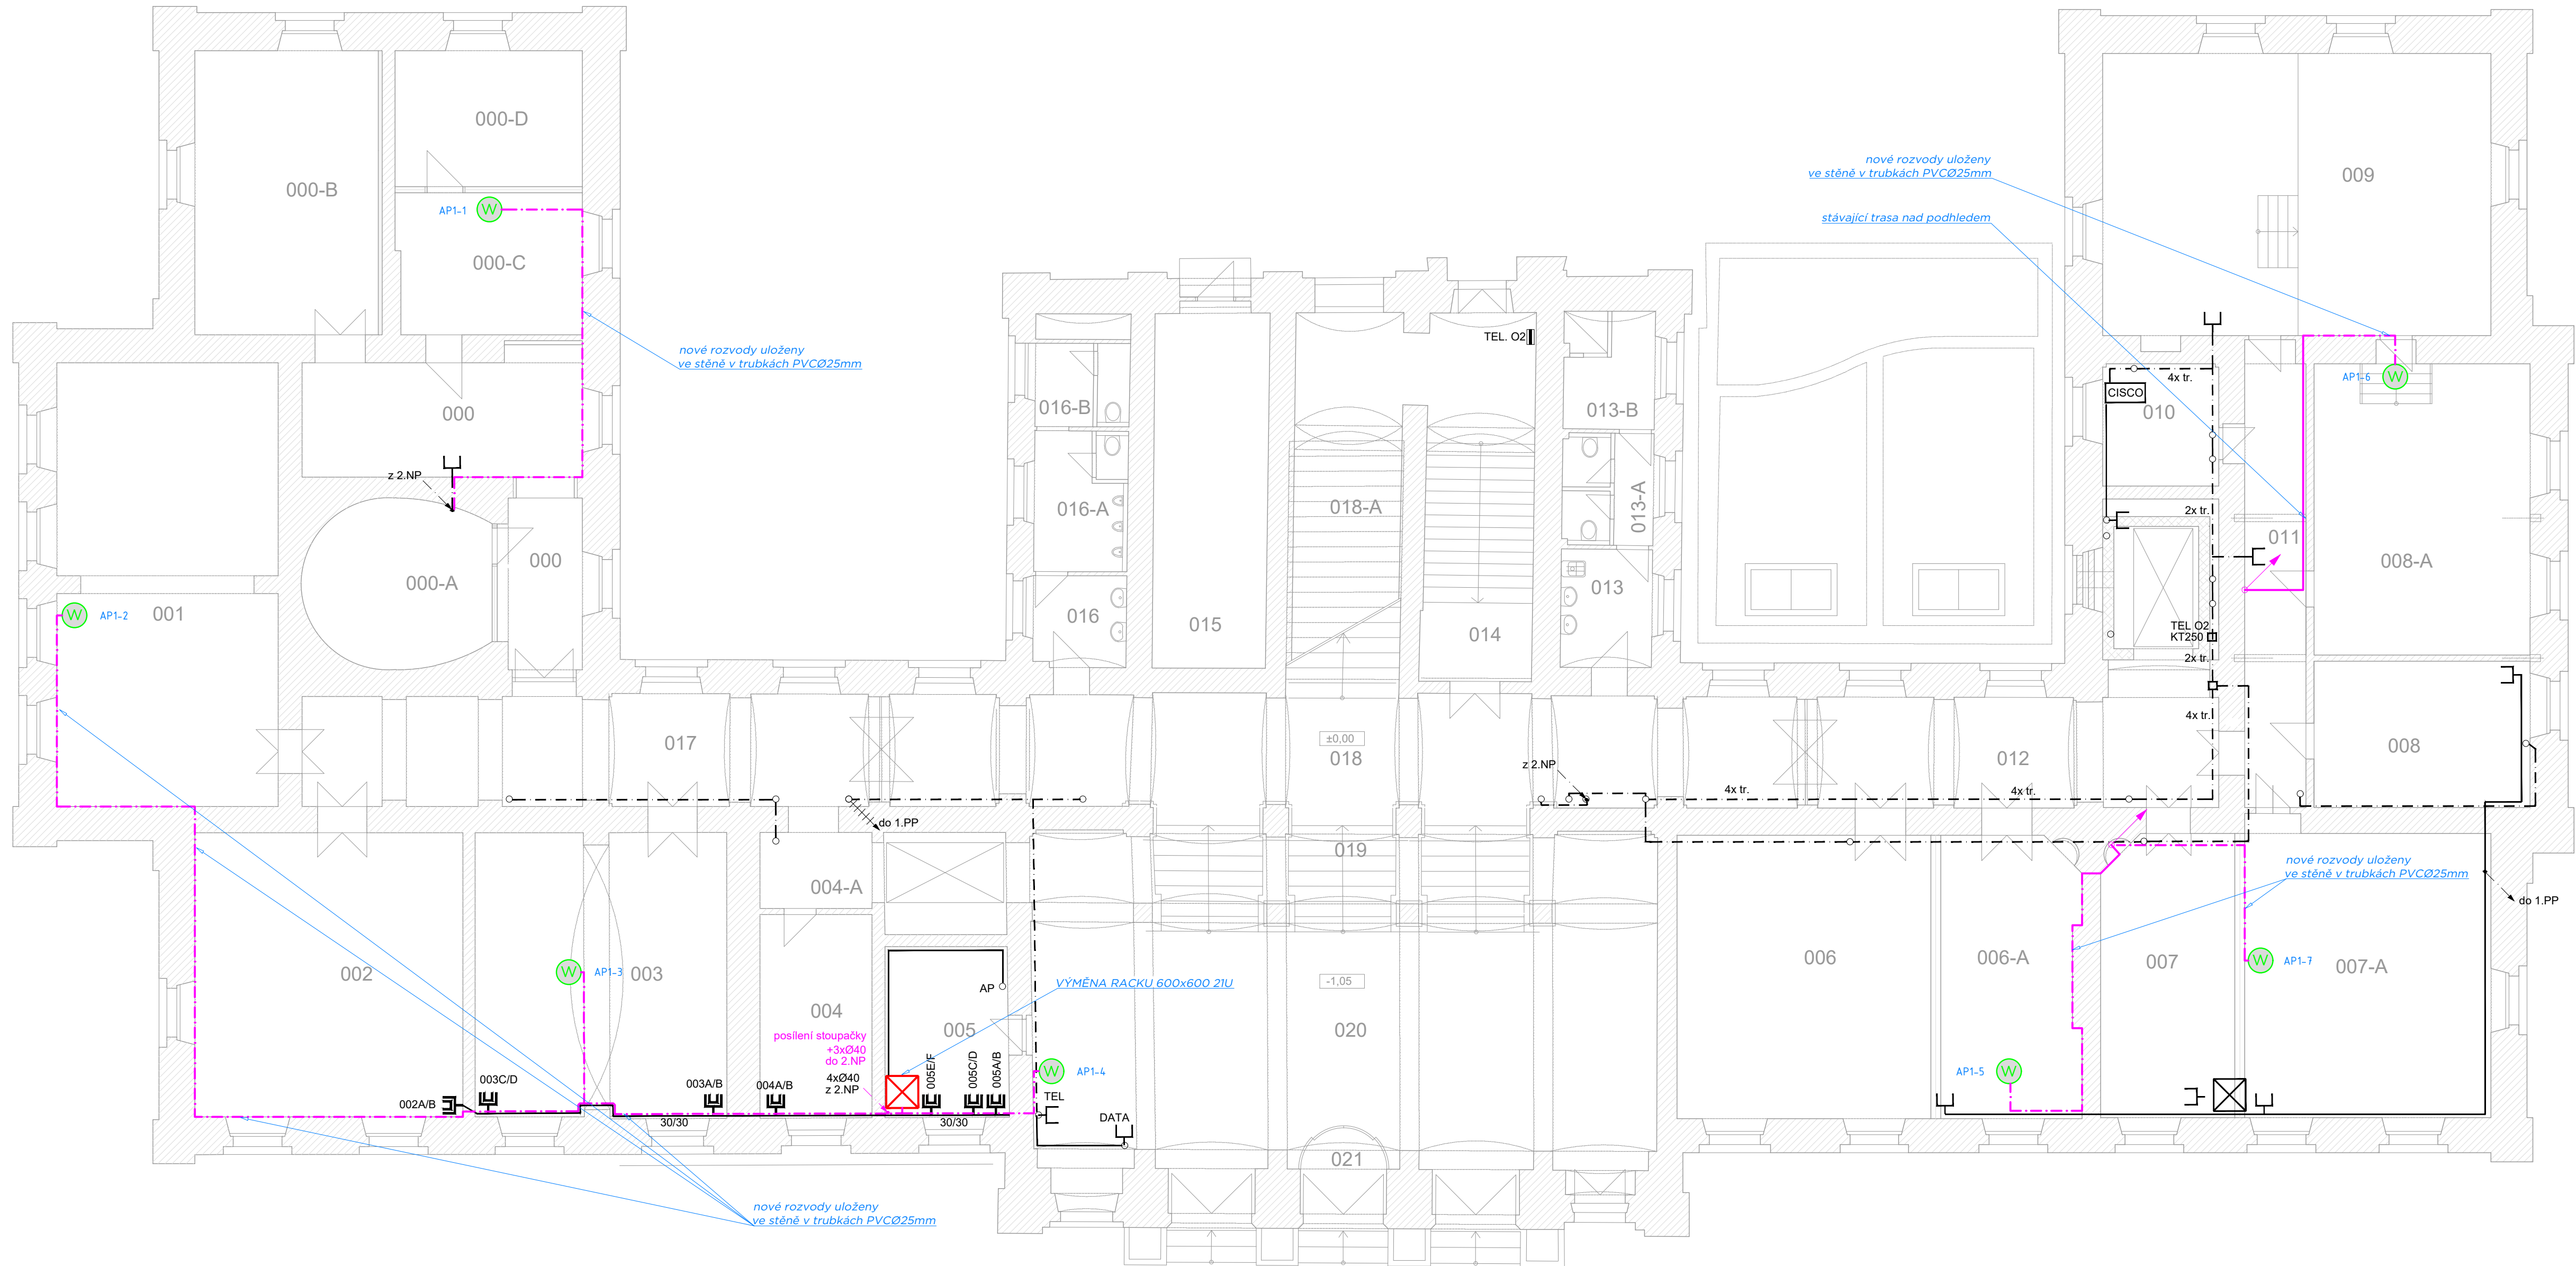

1. NP				
míst.	název místnosti	plocha	sv.v.m.	podlaha
000	předsíň	8.75	445	dlažba
000	předsíň	21.65	275	dlažba
000.A	sklad	17.41	275	dlažba
000.B	učebna	32.52	275	koberec
000.C	učebna	16.61	275	koberec
000.D	učebna	15.91	422	koberec
001	varhanní sál	60.55	430	PVC
002	učebna	47.57	430	koberec
003	učebna	45.08	430	koberec
004	učebna	15.55	430	koberec
004.A	předsíň	5.64	430	dlažba
005	vrátnice	12.96	430	koberec
006	učebna	44.89	430	PVC
006.A	učebna	23.90	430	
007	učebna	23.29	430	koberec
007.A	tělocvična	49.56	430	PVC
008	katedra jazyků	19.76	430	dlažba
008.A	učebna	38.61	430	koberec
009	učebna	68.88	430	PVC
010	učebna	8.51	445	koberec
011	chodba	16.97	425	PVC
012	chodba	28.32	436-450	dlažba
013	předsíň WC - Ž	6.73	422	dlažba
013.A	WC - Ž	5.73	422	dlažba
013.B	sprcha Ž	6.45	422	dlažba
014	vstup do 1.NP	25.53	445	teraco
015	trafostanice	27.55	445	beton
016	předsíň WC - M	5.28	422	dlažba
016.A	WC - M	8.23	422	dlažba
016.B	WC - M	4.92	439	dlažba
017	chodba	39.48	450	dlažba
018	chodba	64.46	450	dlažba
018.A	schodiště	27.55	450	teraco
019	schodiště	30.77	385	teraco
020	vestibul	112.10	550	dlažba
021	zádveří	5.39	412	dlažba
		993.06		
		193.29		
		382.59		
		430.71		
		64.89		
		1071.48		
PFS CELKEM				
FSK CELKEM				
ZFS CELKEM				
FSTV CELKEM				
PLOCHA CELKEM				

LEGENDA :

- STÁVAJÍCÍ KABELOVÁ ROZVODNICE/KO125/KO97
- DR DATOVÝ ROZVADĚČ STÁVAJÍCÍ/NOVÝ
- DATOVÁ ZÁSUVKA STÁVAJÍCÍ
- VERTIKÁLNÍ KABELOVÁ TRASA
- STÁVAJÍCÍ ROZVODY NA POVRCHU
- STÁVAJÍCÍ ROZVODY V PODHLEDECH
- STÁVAJÍCÍ ROZVODY POD OMÍTKOU
- STÁVAJÍCÍ ROZVODY V PODLAŽE
- STÁVAJÍCÍ TR. ROZVODY - NEPRŮCHODNÉ
- NOVÉ ROZVODY NA POVRCHU
- NOVÉ ROZVODY V PODHLEDECH
- NOVÉ ROZVODY POD OMÍTKOU
- NOVÉ ROZVODY V PODLAŽE
- ACCESS POINT WIFI - NAVRŽENÝ
- ACCESS POINT WIFI - STÁVAJÍCÍ

Poznámka :

- Vývody pro WIFI ukončeny v el. instalační krabici keystonem s krytkou.
- Vývody instalovány pod stropem.
- Rozvody vedeny v plastových trubkách, případně ve stávajících vlnitých lištách na povrchu.

ZODP. PROJEKTANT Ing. O. TICHÝ <i>Seš</i>	VYPRACOVAL Ing. O. TICHÝ <i>Seš</i>	KONTROLOVAL Ing. O. TICHÝ <i>Seš</i>	 ondřej tichý, ing. inženýrská činnost ve výstavbě projekční a inženýrská činnost www.projektcentritichy.cz
Investor: JAMU, Beethovenova 650/2, 602 00 Brno			
Místo stavby: Brno, JAMU-HF			Datum: 04/2018
Brno - JAMU, HUDEBNÍ FAKULTA KOMENSKÉHO DOBUDOVÁNÍ WIFI SÍTĚ			Zak.č.:
			Formát: 10 A4
			Měřítko: 1:100
			Stupeň: DPPS
PŮDORYS 1.NP			Č. výkresu: 03
			Č. paré: